

oooooooooooooooooo工事 完成図

令和〇〇年度 〇〇〇〇 第〇〇〇号

工事場所 広島市〇区〇〇〇〇〇〇
契約日 令和〇〇年〇〇月〇〇日
工事完成日 令和〇〇年〇〇月〇〇日

広島市水道局 〇〇部 〇〇〇〇〇〇〇〇

工事概要

本工事は、老朽化した配水管を更新したもので、その内容は下記のとおりである。


		記	
1. 管布設工事	100mm	GXPEDCP	延長 99m
2. 管撤去工事			延長 90m
3. 消火栓	100mm	75	1か所
4. 撤去管	100mm	MLDCP	延長 82m (346000000/S46) (非ポリ)
5. 撤去管	100mm	TLDGP	延長 1m (358000000/S58)
6. 撤去管	100mm	TLDGP	延長 1m (359000000/S59)
7. 撤去管	150mm	TLDGP	延長 6m (359000000/S59)

参考資料：工事完成図作成例

目 錄

位 置 図 S=1/6, 000

参考資料：工事完成図作成例

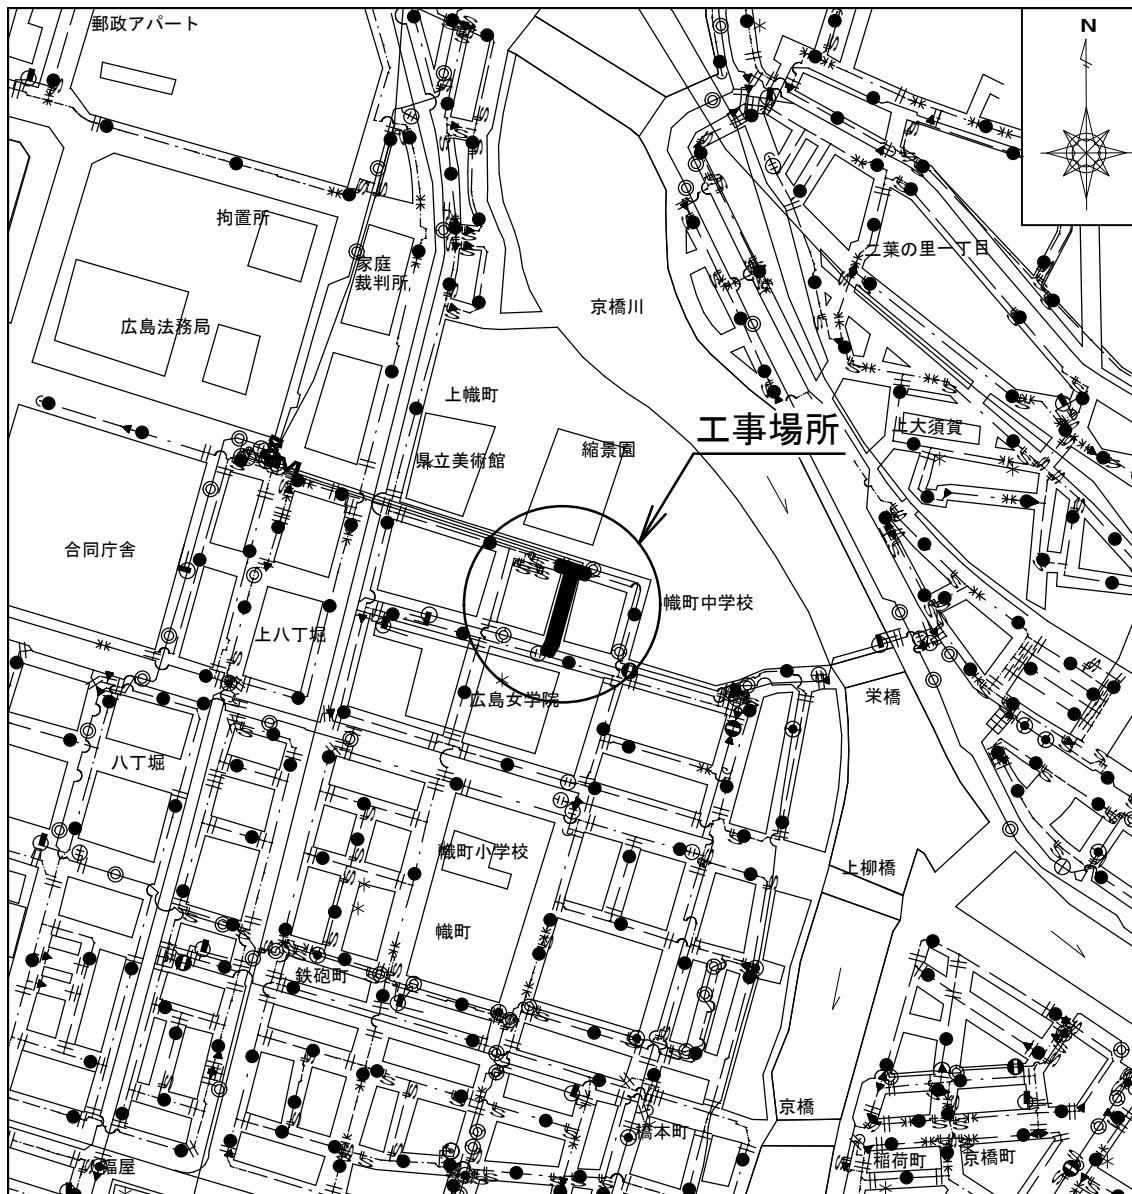


工事内容				
名称	口径	管種	延長	備考
管布設工事	100mm	GXPEDCP	9.9m	
管撤去工事			9.0m	100mm 84m、150mm 6m
消火栓	100mm	75	1か所	
撤去管	100mm	MLDCP	8.2m	(S. 46) (非ボリ)
撤去管	100mm	TLDCP	1m	(S. 58)
撤去管	100mm	TLDCP	1m	(S. 59)
撤去管	150mm	TLDCP	6m	(S. 59)

凡 例			
記 号	名 称	記 号	名 称
— — — —	新設管 100mm	— ⊕ —	締切仕切弁
× × ×	撤 去 管	— S —	下水管(汚水)
— ⊕ —	ソフトシール仕切弁	— R —	下水管(雨水)
— ● —	消火栓(うず巻式)	— G —	ガス管
— ↖ —	不斷水挿入管路断水器	— T —	N T Tケーブル
— ↗ —	栓止め	— E —	中電ケーブル
◎	G-Link使用か所	□	GX形ライナ使用か所


管 理 番 号	○○○○○○○			
配管台帳図面番号	○○○-○○○			
工事番号	令和○年度 ○○○○ 第○○○号			
工事名	○○○○配水管改良工事			
図面枚数	5枚の内 1葉	縮尺	1/6,000	摘要 位 置 図
工事完成日	令和○年○月○日	図面寸法	A 3	
受注者	監督員	係長	課長	
○○○○○○	○ ○	○ ○	○ ○	

参考資料：工事完成図作成例

平面図 S=1/300

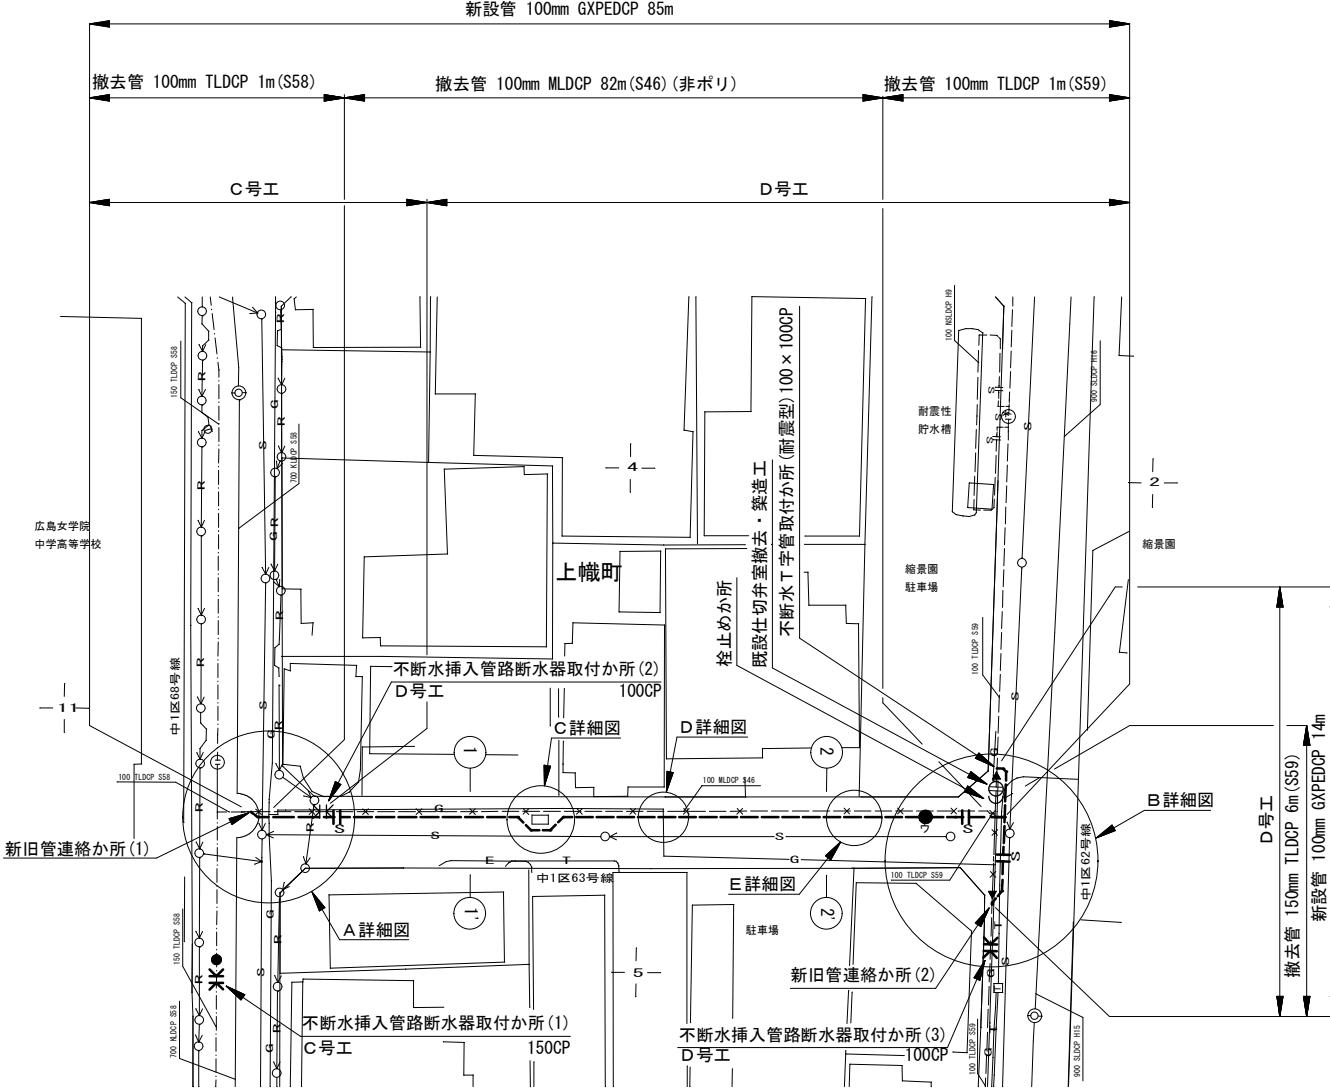

断面図 S=1/100

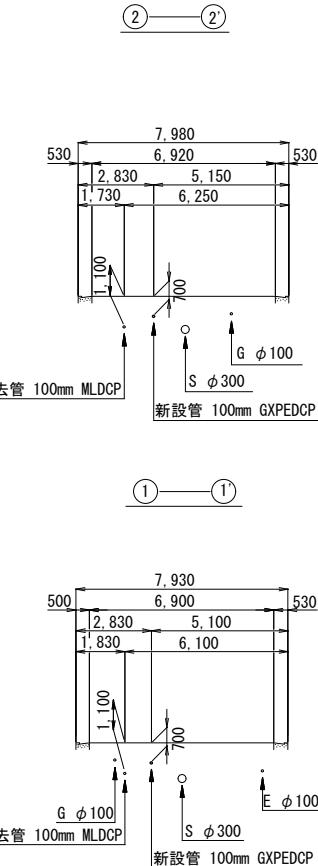

新設管標準土被り		
口径	標準土被り	備考
100mm	0.70m	配水管


管 球 番 号	○○○○○○○
配管管球面番号	○○○○○○○
工事番号	令和〇年〇月〇日 第〇〇〇号
工事名	○○○○配水管改良工事
面図枚数	5枚の内2葉、縮尺、図示、摘要
工事完成日	令和〇年〇月〇日
受注者	○ ○ ○ ○
監督員	○ ○ ○ ○
係長	○ ○ ○ ○
課長	○ ○ ○ ○
面図	○ ○ ○ ○

広島市水道局 技術部 ○○○○○


参考資料：工事完成図作成例

詳 細 図 S=1/100


A 詳細図

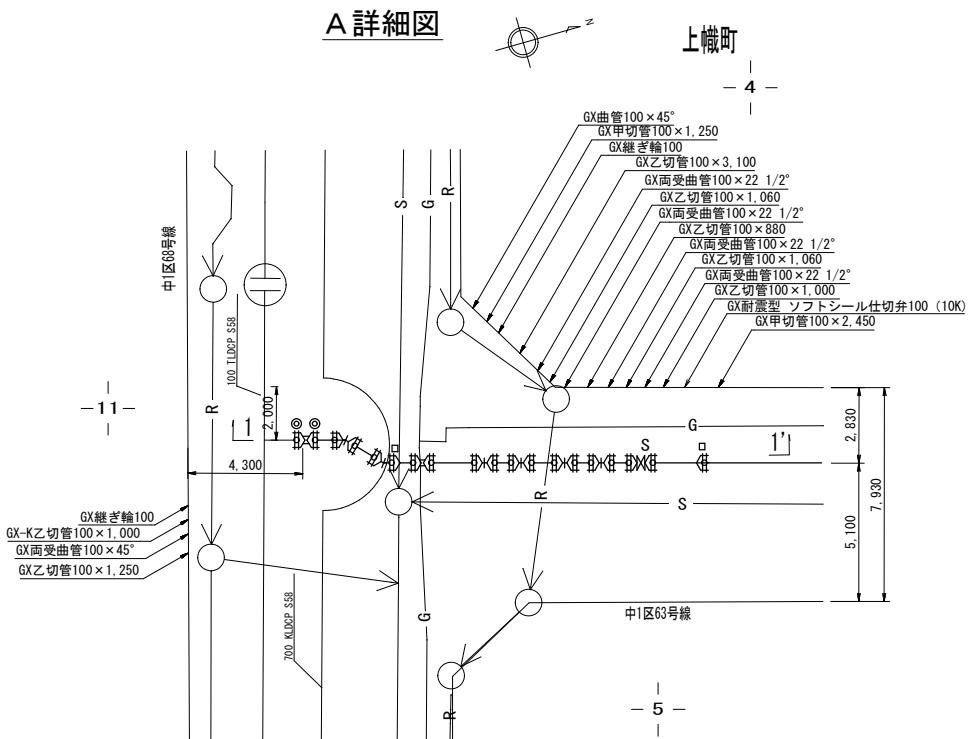

1-1' 断面図

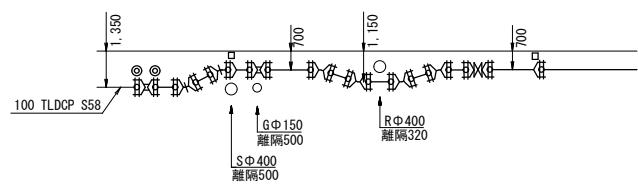


C 詳細図

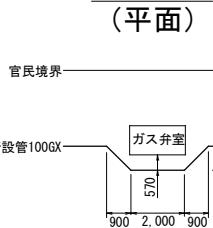

D 詳細図 (断面)



図詳細図 (断面)

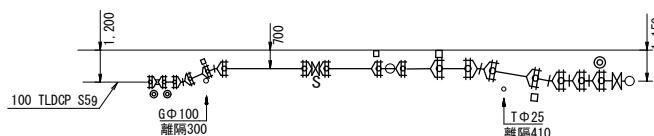

3-3' 断面図


2-2' 断面図

100

管 理 番 号	○○○○○○○○		
配管台帳面番号			
工事番号	令和〇年度 ○○○○ 第〇〇〇号		
工事名	○○○○配水管改良工事		
面図枚数	5枚の内 3葉	縮尺	1/100
工事完成日	令和〇年〇月〇日	面図尺度	A 1
実 着 者	監督員	係長	課長
○○○○○○○○	○	○	○
広島市水道局		技術部	
		○○○○○○	

配管施工図 S=FREE

参考資料：工事完成図作成例

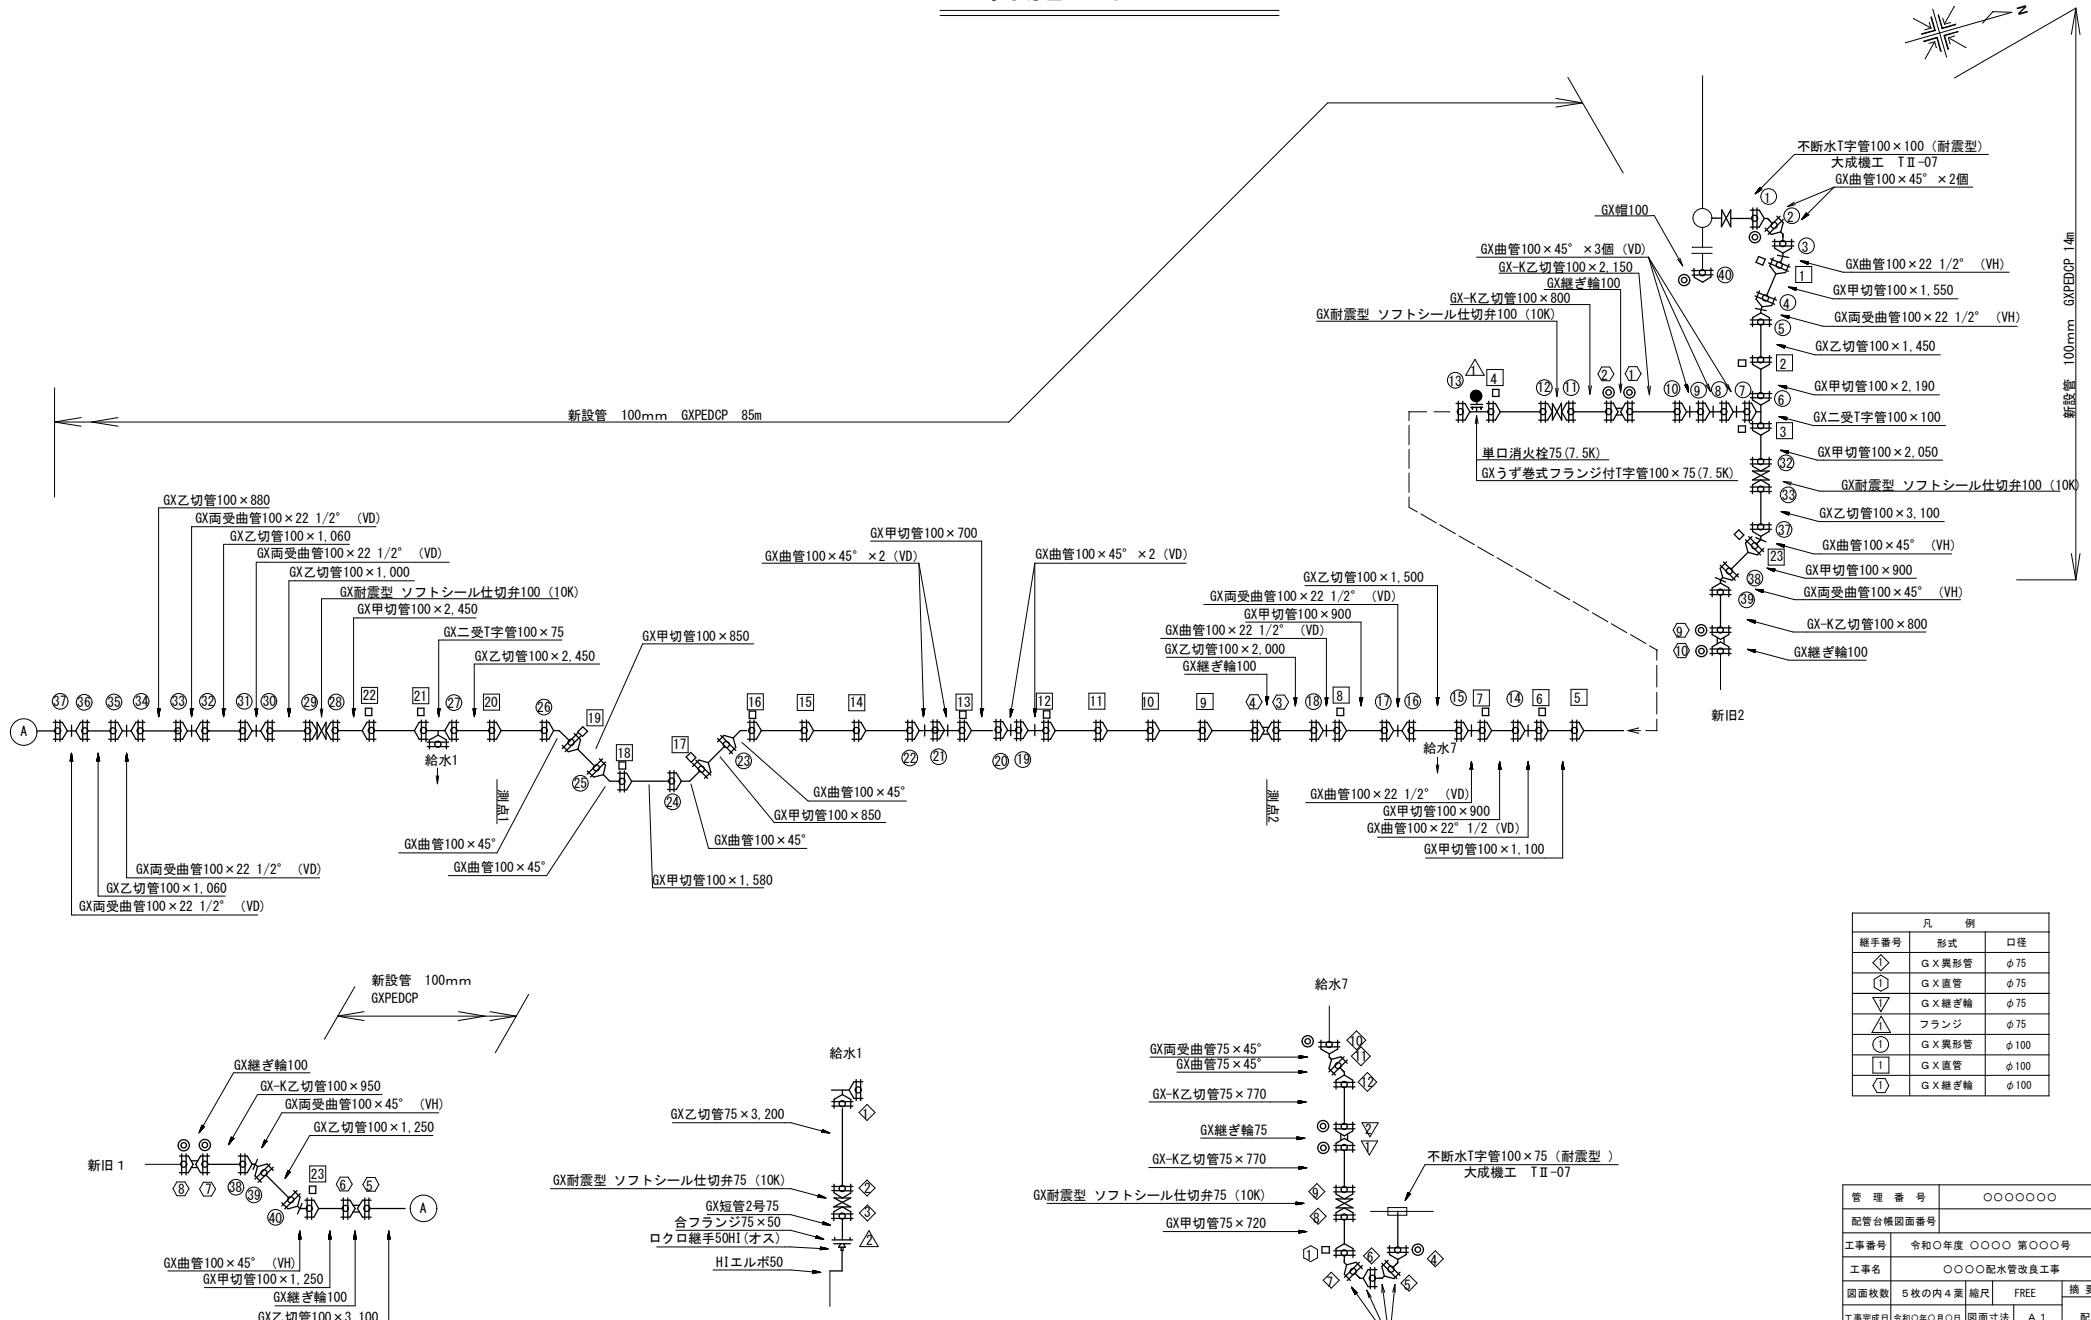


凡 例		
継手番号	形式	口径
①	G X 差形管	ø 75
②	G X 直管	ø 75
▽	G X 継ぎ管	ø 75
△	フランジ	ø 75
①	G X 差形管	ø 100
②	G X 直管	ø 100
▽	G X 継ぎ管	ø 100

管 理 番 号	○○○○○○○○		
配管台帳面番号			
工事番号	令和〇年度 ○○○○第〇〇〇号		
工事名	○○○○配水管改良工事		
面図枚数	5枚の内 4葉	縮尺	FREE
工事完成日	令和〇年〇月〇日		
安 注 者	監督員	係長	課長
○○○○○○	○	○	○
広島市水道局 技術部 ○○○○○○			

弁栓類位置寸法図・許可図 S=1/300

参考資料：工事完成図作成例

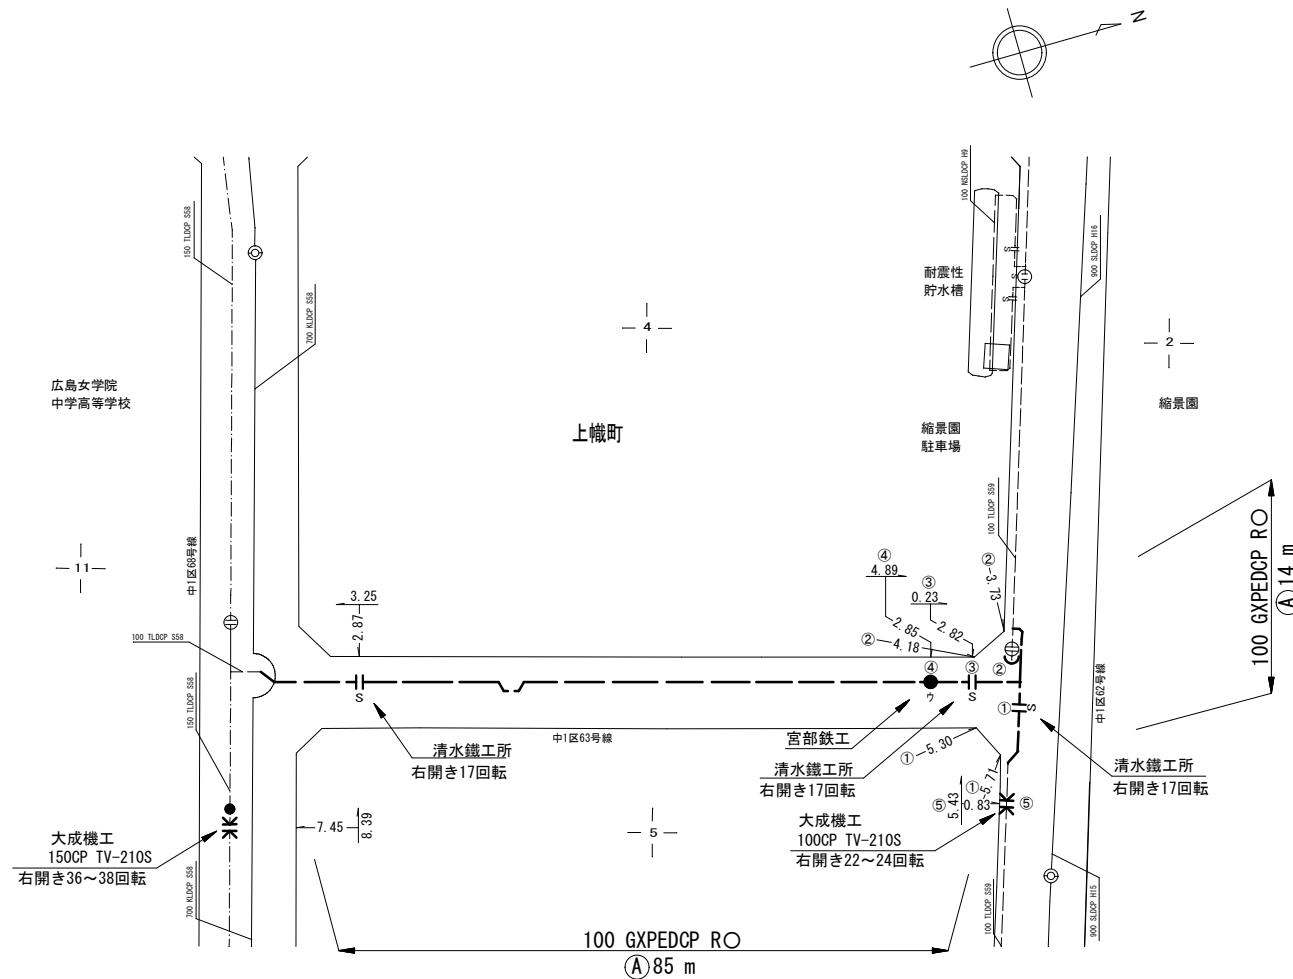

Ⓐ 道路占用許可番号（市道） —— 広島市指令道占〇維 第〇〇〇〇〇〇〇号
令和〇年〇月〇日

管 理 番 号	○○○○○○○○		
配管台帳画面番号			
工事番号	令和〇〇年度 ○〇〇〇 第〇〇〇号		
工事名	○〇〇〇配水管改良工事		
面図枚数	5枚の内 5 枚	縮尺	1/300
工事完成日	令和〇〇年〇〇月〇〇日		
受注者	監督官	係長	課長
○○○○○○	○	○	○
広島市水道局 技術部 ○○○○○○			